


**ПРОЕКТ ВНЕСЕНИЯ ИЗМЕНЕНИЙ В ГЕНЕРАЛЬНЫЙ ПЛАН
МУНИЦИПАЛЬНОГО ОБРАЗОВАНИЯ "СЕЛЬСКОЕ ПОСЕЛЕНИЕ АЛХАСТЫ"
СУНЖЕНСКОГО МУНИЦИПАЛЬНОГО РАЙОНА РЕСПУБЛИКИ ИНГУШЕТИЯ
УТВЕРЖДАЕМАЯ ЧАСТЬ**

**КАРТА ФУНКЦИОНАЛЬНЫХ ЗОН СЕЛЬСКОГО ПОСЕЛЕНИЯ АЛХАСТЫ
М 1:25 000**

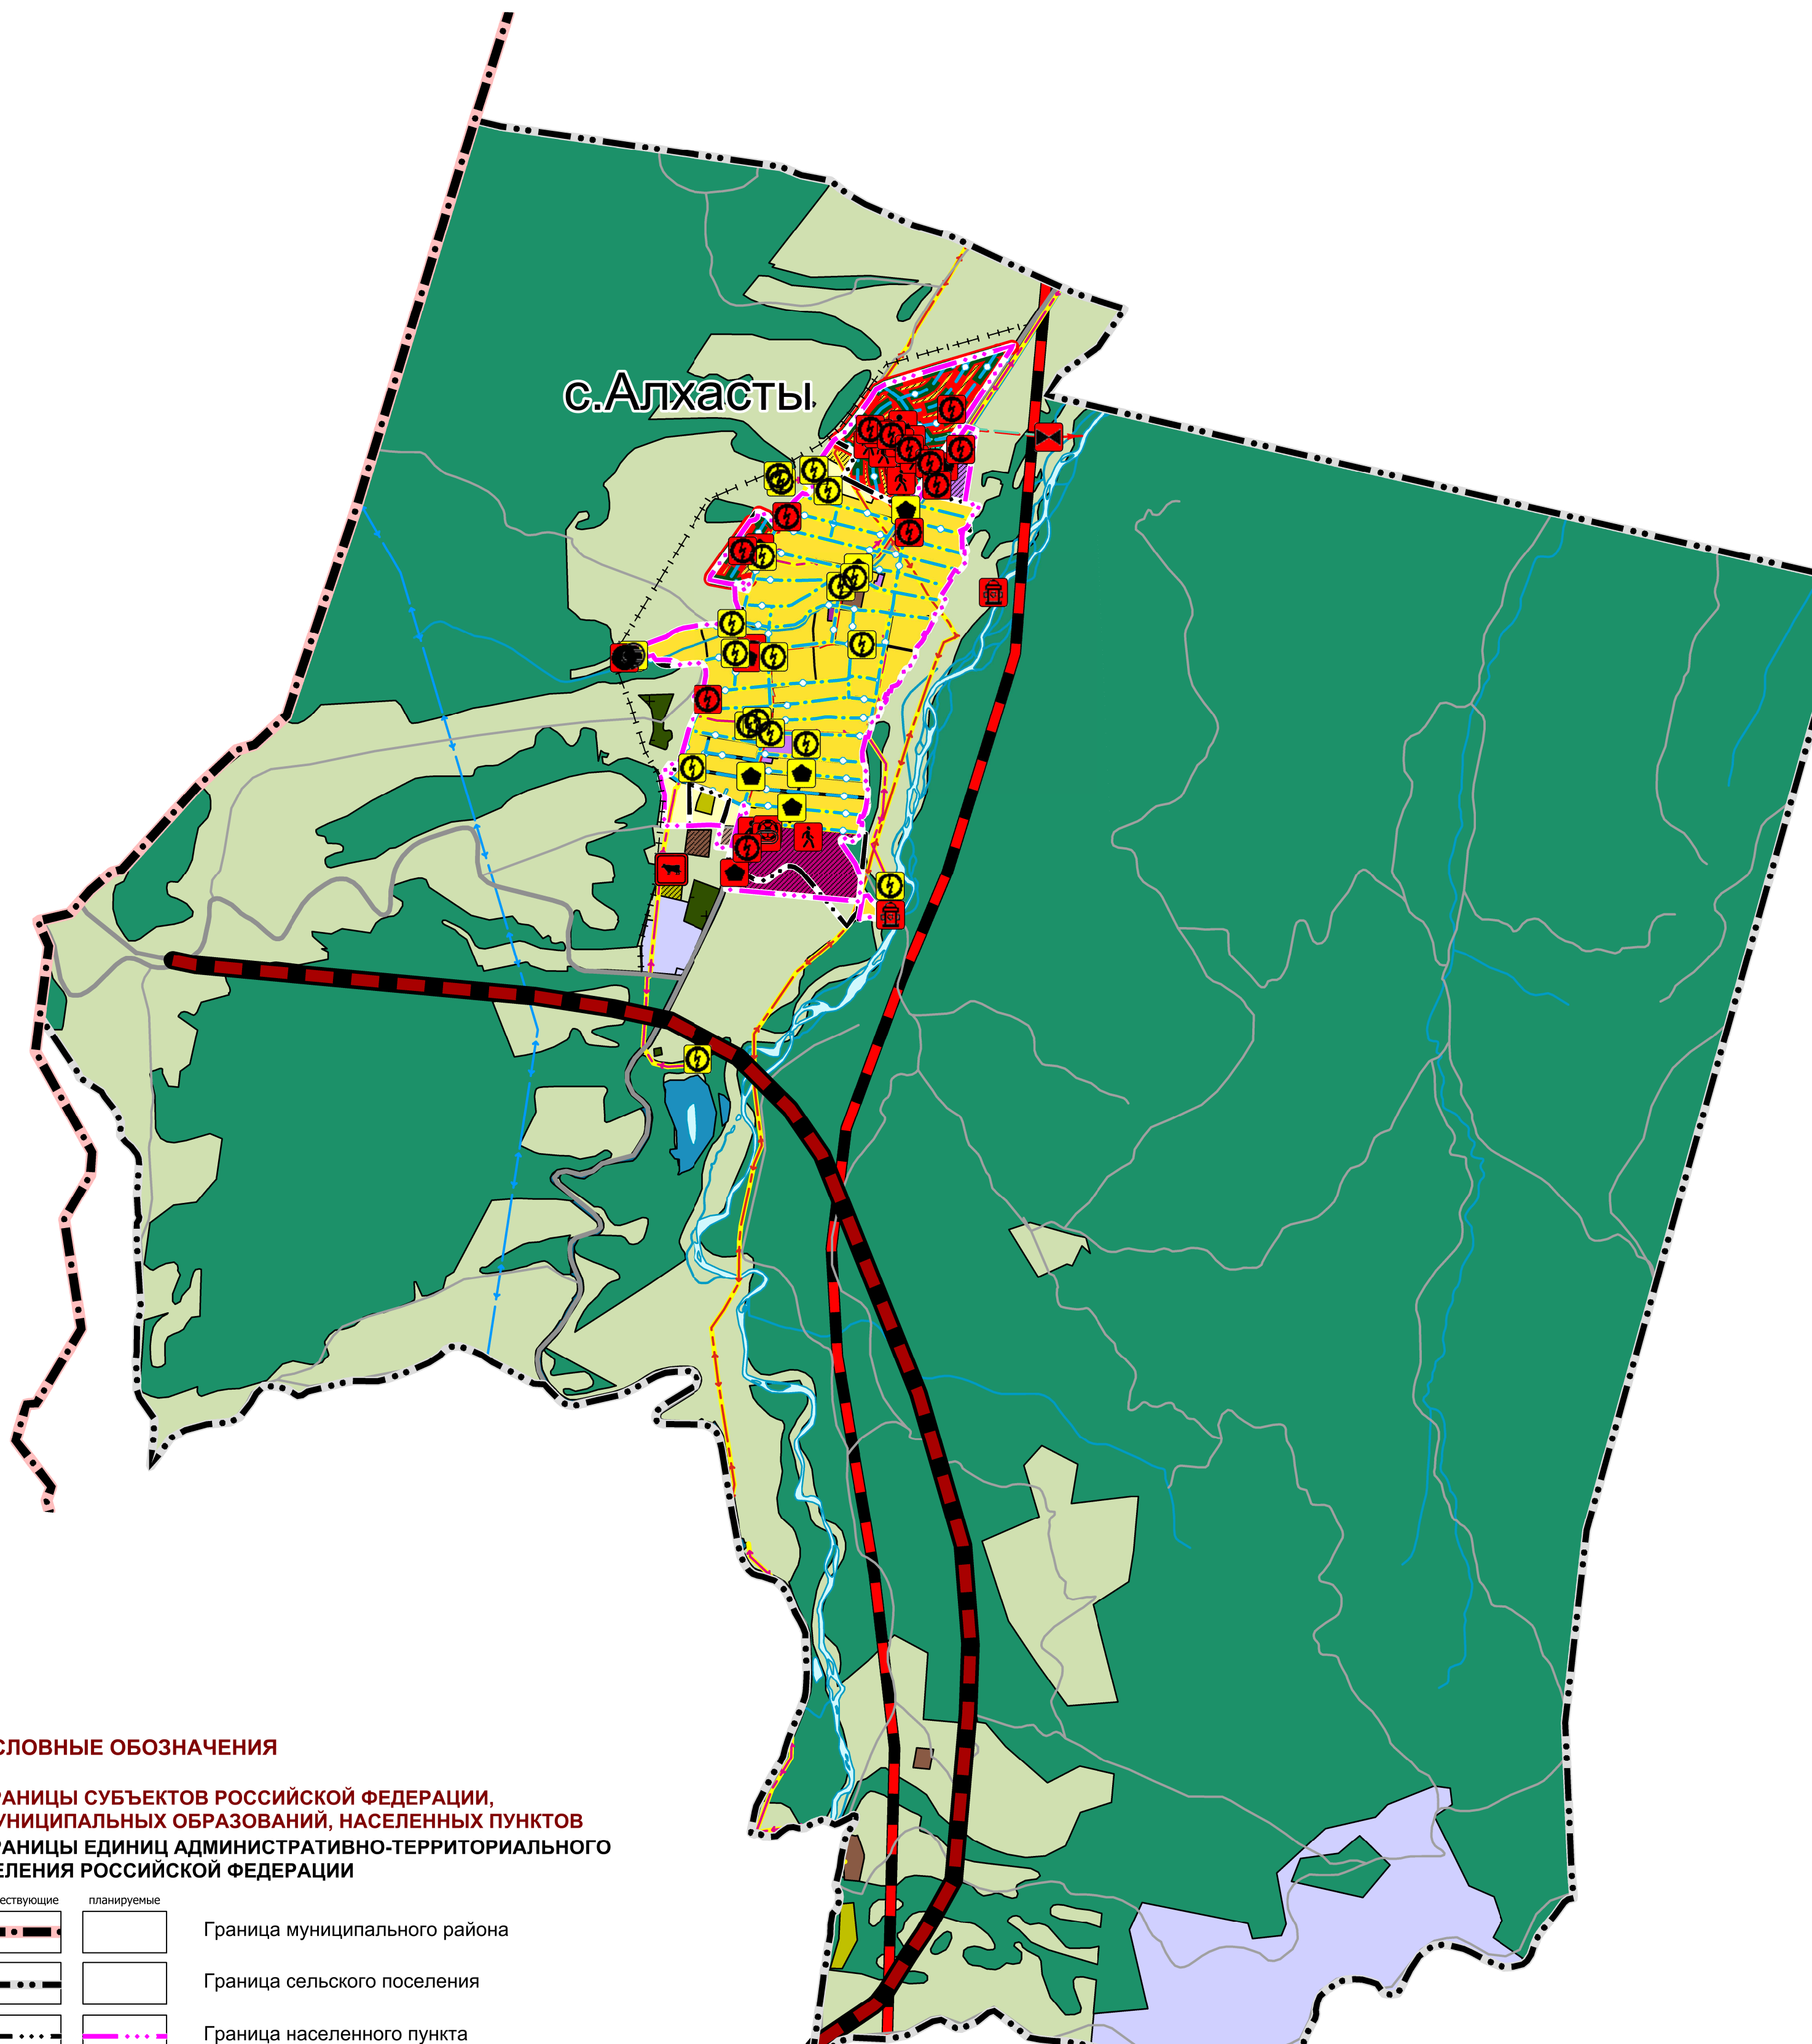

УСЛОВНЫЕ ОБОЗНАЧЕНИЯ

**ГРАНИЦЫ СУБЪЕКТОВ РОССИЙСКОЙ ФЕДЕРАЦИИ,
МУНИЦИПАЛЬНЫХ ОБРАЗОВАНИЙ, НАСЕЛЕННЫХ ПУНКТОВ
ГРАНИЦЫ ЕДИНИЦ АДМИНИСТРАТИВНО-ТЕРРИТОРИАЛЬНОГО
ДЕЛЕНИЯ РОССИЙСКОЙ ФЕДЕРАЦИИ**

		Граница муниципального района
		Граница сельского поселения
		Граница населенного пункта

ФУНКЦИОНАЛЬНЫЕ ЗОНЫ

		Зона застройки индивидуальными жилыми домами
		Зона смешанной и общественно-деловой застройки
		Многофункциональная общественно-деловая зона
		Зона специализированной общественной застройки
		Производственная зона
		Коммунально-складская зона
		Зона инженерной инфраструктуры
		Зона транспортной инфраструктуры
		Зоны сельскохозяйственного использования
		Зона сельскохозяйственных угодий
		Производственная зона сельскохозяйственных предприятий
		Зоны озелененных территорий общего пользования (парки, сады, скверы, бульвары, городские леса)
		Курортная зона
		Зона лесов
		Зона кладбищ
		Зона режимных территорий

ОБЪЕКТЫ ТРАНСПОРТНОЙ ИНФРАСТРУКТУРЫ

	Автомобильные дороги регионального или межмуниципального значения
	Прочие автомобильные дороги

ПРИРОДНЫЕ ОБЪЕКТЫ

	Водоток (река, ручей, канал)
	Водоем (озеро, пруд, обводненный карьер, водохранилище)

**ОБЪЕКТЫ МЕСТНОГО (РАЙОННОГО) ЗНАЧЕНИЯ
ОБЪЕКТЫ СОЦИАЛЬНОЙ ИНФРАСТРУКТУРЫ,
ОТДЫХА И ТУРИЗМА, САНАТОРНО-КУРОРТНОГО НАЗНАЧЕНИЯ**

ОБЪЕКТЫ ОБРАЗОВАНИЯ И НАУКИ

		Дошкольная образовательная организация
		Общеобразовательная организация

ОБЪЕКТЫ ФИЗИЧЕСКОЙ КУЛЬТУРЫ И МАССОВОГО СПОРТА

		Объект спорта, включающий раздельно нормируемые спортивные сооружения (объекты) (в т.ч. физкультурно-оздоровительный комплекс)
--	--	--

**ОБЪЕКТЫ ФЕДЕРАЛЬНОГО ЗНАЧЕНИЯ
ОБЪЕКТЫ ТРАНСПОРТНОЙ ИНФРАСТРУКТУРЫ
ЖЕЛЕЗНОДОРОЖНЫЕ ПУТИ**

		Железнодорожные линии (за исключением железнодорожных путей необщего пользования)
--	--	---

**ОБЪЕКТЫ РЕГИОНАЛЬНОГО ЗНАЧЕНИЯ
ОБЪЕКТЫ ТРАНСПОРТНОЙ ИНФРАСТРУКТУРЫ
АВТОМОБИЛЬНЫЕ ДОРОГИ**

		Автомобильные дороги регионального или межмуниципального значения
--	--	---

**ОБЪЕКТЫ ТРУБОПРОВОДНОГО ТРАНСПОРТА
И ИНЖЕНЕРНОЙ ИНФРАСТРУКТУРЫ
ЛИНИИ ЭЛЕКТРОПЕРЕДАЧИ (ЛЭП)**

		Линии электропередачи 110 кВ
		Линии электропередачи 35 кВ

**ПРЕДПРИЯТИЯ ПРОМЫШЛЕННОСТИ, СЕЛЬСКОГО
И ЛЕСНОГО ХОЗЯЙСТВА, ОБЪЕКТЫ УТИЛИЗАЦИИ И ПЕРЕРАБОТКИ
ОТХОДОВ ПРОИЗВОДСТВА И ПОТРЕБЛЕНИЯ
ПРЕДПРИЯТИЯ И ОБЪЕКТЫ СЕЛЬСКОГО И ЛЕСНОГО
ХОЗЯЙСТВА, РЫБОЛОВСТВА И РЫБОВОДСТВА**

		Предприятие по разведению молочного крупного рогатого скота, производство сырого молока
--	--	---

**ОБЪЕКТЫ МЕСТНОГО ЗНАЧЕНИЯ
ОБЪЕКТЫ ТРАНСПОРТНОЙ ИНФРАСТРУКТУРЫ
УЛИЧНО-ДОРОЖНАЯ СЕТЬ СЕЛЬСКОГО
НАСЕЛЕННОГО ПУНКТА**

		Улицы в жилой застройке
--	--	-------------------------

**ОБЪЕКТЫ СОЦИАЛЬНОЙ ИНФРАСТРУКТУРЫ,
ОТДЫХА И ТУРИЗМА, САНАТОРНО-КУРОРТНОГО НАЗНАЧЕНИЯ**

		Объект спорта, включающий раздельно нормируемые спортивные сооружения (объекты) (в т.ч. физкультурно-оздоровительный комплекс)
		Спортивное сооружение

ОБЪЕКТЫ КУЛЬТУРЫ И ИСКУССТВА

		Объект культурно-досугового (клубного) типа
--	--	---

**ОБЩЕСТВЕННЫЕ ПРОСТРАНСТВА,
ОБЪЕКТЫ БЛАГОУСТРОЙСТВА И ОЗЕЛЕНЕНИЯ**

		Пешеходная зона
--	--	-----------------

ПРОЧИЕ ОБЪЕКТЫ ОБСЛУЖИВАНИЯ

		Административное здание
--	--	-------------------------

**ИНЫЕ ОБЪЕКТЫ МЕСТНОГО ЗНАЧЕНИЯ
ОБЪЕКТЫ ЕДИНОЙ ГОСУДАРСТВЕННОЙ СИСТЕМЫ
ПРЕДУПРЕЖДЕНИЯ И ЛИКВИДАЦИИ ЧРЕЗВЫЧАЙНЫХ СИТУАЦИЙ**

		Объекты обеспечения пожарной безопасности, пожарные резервуары
--	--	--

**ОБЪЕКТЫ ТРУБОПРОВОДНОГО ТРАНСПОРТА
И ИНЖЕНЕРНОЙ ИНФРАСТРУКТУРЫ
ЭЛЕКТРИЧЕСКИЕ ПОДСТАНЦИИ**

		Трансформаторная подстанция (ТП)
--	--	----------------------------------

ЛИНИИ ЭЛЕКТРОПЕРЕДАЧИ (ЛЭП)

		Линии электропередачи 10 кВ
--	--	-----------------------------

ОБЪЕКТЫ ДОБЫЧИ И ТРАНСПОРТИРОВКИ ГАЗА

		Газорегуляторный пункт
--	--	------------------------

**РАСПРЕДЕЛИТЕЛЬНЫЕ ТРУБОПРОВОДЫ
ДЛЯ ТРАНСПОРТИРОВКИ ГАЗА**

		Газопровод распределительный среднего давления
--	--	--

ОБЪЕКТЫ ВОДОСНАБЖЕНИЯ

		Водозабор
		Резервуар

СЕТИ ВОДОСНАБЖЕНИЯ

		Водопровод
--	--	------------

ОБЪЕКТЫ ВОДООТВЕДЕНИЯ

		Очистные сооружения (КОС)
--	--	---------------------------

СЕТИ ВОДООТВЕДЕНИЯ

		Канализация самотечная
		Канализация дождевая самотечная закрытая

**ОБЪЕКТЫ ИНЖЕНЕРНОЙ ЗАЩИТЫ ОТ ОПАСНЫХ
ГЕОЛОГИЧЕСКИХ ПРОЦЕССОВ**

		Сооружения для защиты от затопления и подтопления
--	--	---

Общество с ограниченной ответственностью "Научно-проектная организация "Южный градостроительный центр"			
Директор		С. Ю. Трухачёв	
Главный архитектор проекта		О.В. Коноваленко	
Руководитель группы		Р.В. Хохлачев	
Ведущий инженер		Т.Е. Шека	
Ведущий инженер		А. А. Хрипкина	
Заказчик:	Администрация сельского поселения Алхасты		
Проект:	Проект внесения изменений в Генеральный план МО "СП Алхасты" Сунженского муниципального района Республики Ингушетия		
Чертеж:	Карта функциональных зон сельского поселения Алхасты		
г. Ростов-на-Дону 2023 г.	Заказ № 45-2023	Масштаб 1:25 000	Формат 60x80(л)